


ETAP II

ETAP I

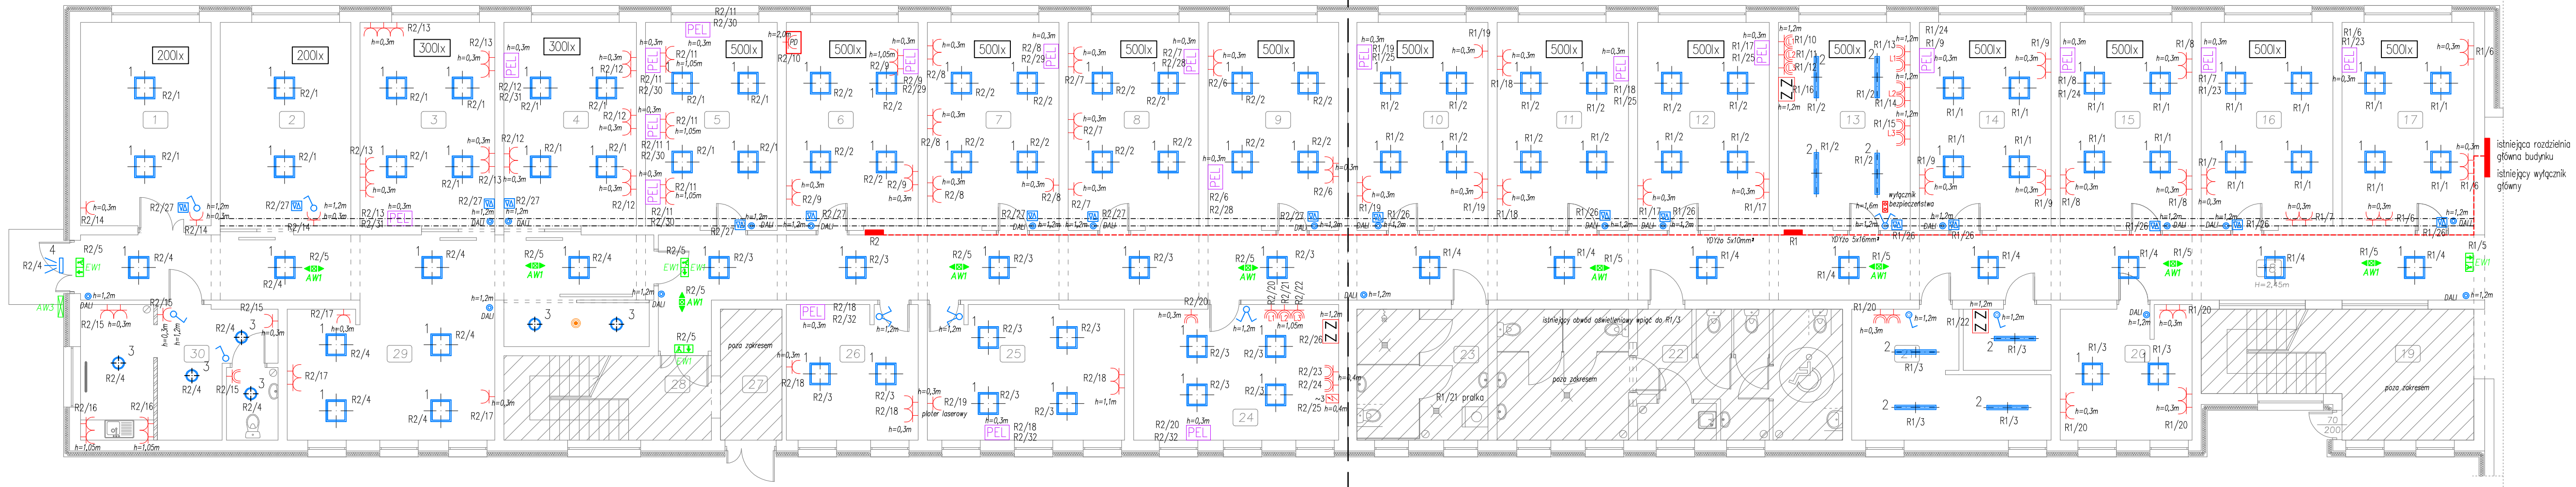

OPRAWY OŚWIETLENIOWE


- 1 – Oprawa natynkowa LED 60x60 DALI 36W 4000K 4500lm + ramka montażowa
- 2 – Oprawa LED hermetyczna 26W 4000K 4040lm
- 3 – Plafon LED 24W 4000K 2980lm
- 4 – Naświetlacz LED z czujnikiem ruchu 30W

OPRAWY AWARYJNE / EWAKUACYJNE

- EW1 – Oprawa ewakuacyjna 2W 1h AT SE, montaż nastropowy lub zwieszany
- AW1 – Oprawa awaryjna 1h AT WH 234lm tryb SE, montaż nastropowy lub zwieszany
- AW2 – Oprawa awaryjna antypaniczna LED IP65 z grzałką 1h AT 396lm, montaż ścienny

LEGENDA

- DALI – Przycisk monostabilny + sterownik DALI
- Łącznik pojedynczy 230V, IP20, 10A, p/t
- Łącznik świecznikowy 230V, IP20, 10A, p/t
- Łącznik świecznikowy 230V, IP44, 10A, p/t
- Sufitowy czujnik obecności 360°, 230V, IP44
- Gniazdo wtykowe pojedyncze 230V, IP20, 16A, p/t
- Gniazdo wtykowe pojedyncze 230V, IP44, 16A, p/t
- Punkt zasilania urządzenia
- Zestaw zasilający: 2xgn.400V 16A, 2xgn. 230V 16A
- Punkt elektryczny 2xgn.230V+2 x gn. DATA 230V
- Szafa RACK
- Rozdzielnica elektryczna
- Koryto kablowe metalowe 150x60 gr. 0.7mm

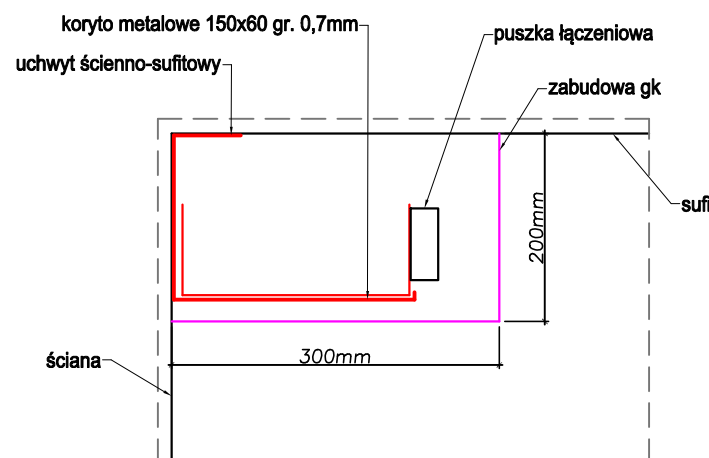

Pracownia projektowa: ELCAD SP. Z O.O. ul. Plk. Dąbka 28 37-600 Lubaczów NIP 7931633544	Nr rys: IE 01
Nazwa projektu: Remont instalacji elektrycznej w pomieszczeniach przeznaczonych na działalność WTZ	Skala: 1:100
Nazwa rysunku: Plan instalacji elektrycznych - rzut parteru	Branża: Elektryczna
Adres inwestycji: WTZ im. św. Józefa w Oleszycach ul. Zielona 1, 37-630 Oleszyce	Data opracowania: Styczeń 2024
Inwestor: Stowarzyszenie na rzecz osób niepełnosprawnych "Razem" ul. Słowackiego 26/2, 37-600 Lubaczów	Faza: Projekt techniczny
Zespół projektowy: mgr inż. Wacław Kornafel upr. nr. PKD/0048/PWOE/19	